



Ситуационный план

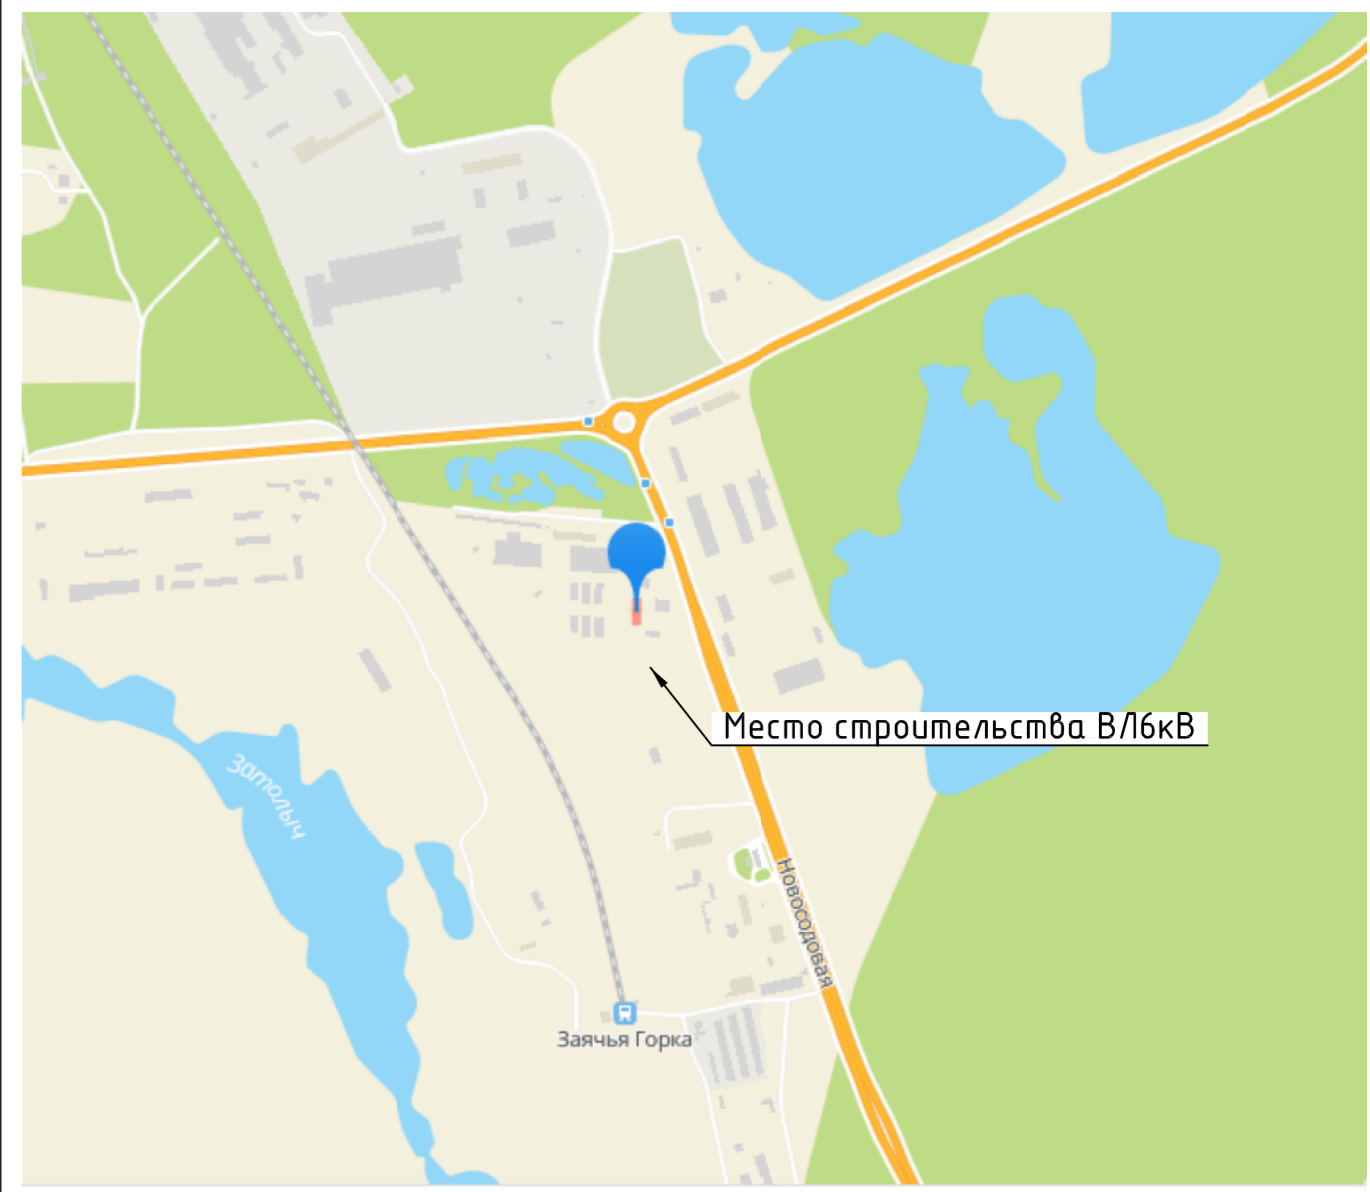

Однолинейная схема электроснабжения:

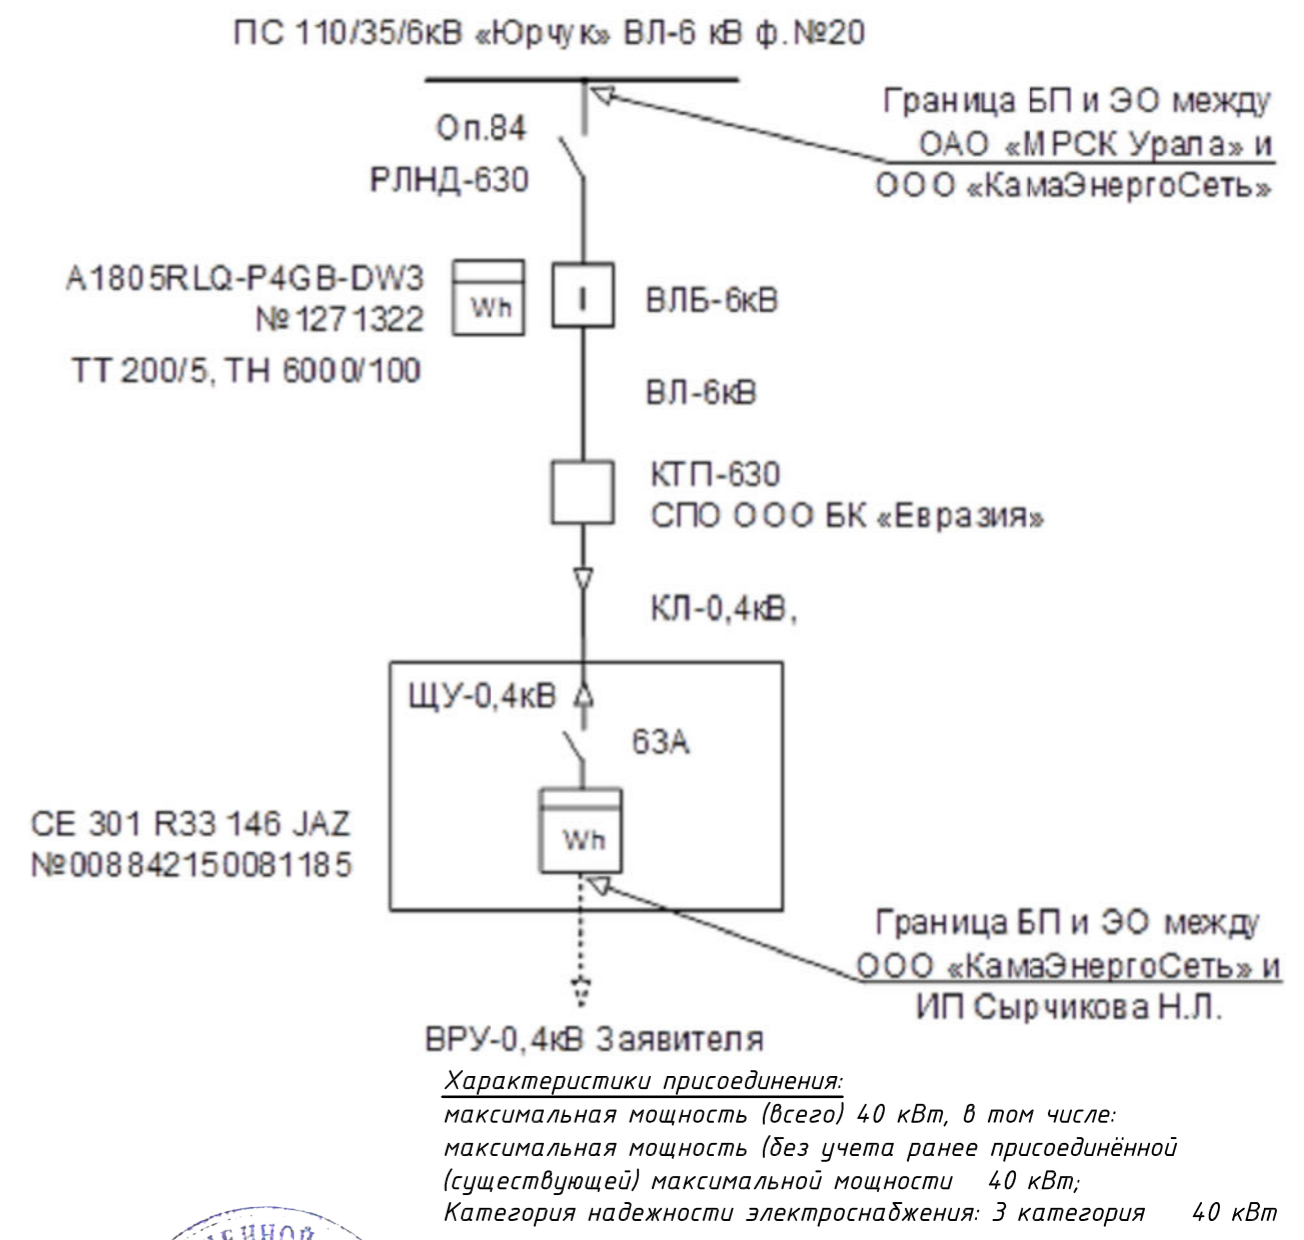

Условные обозначения:

w2 - Проектируемая КЛ-0,4кВ.

0746/2021-ЭС

Строительство КЛ-0,4кВ от КТП-630 СПО ООО БК «Евразия» до ЩУ-0,4кВ по адресу: Пермский край, г. Березники ул. Новосодовая 73а

Изм.	Кол.уч.	Лист	В.р.др.	Дата
ГИП		Кульмин	С.А.	03.2021
Разработал		Есаков		03.2021
Проверил		Бекшанский		03.2021

Строительство КЛ 0,4 кВ		
Стадия	Лист	Листов
П	2	

план трассы 0,4кВ
масштаб 1:1000

