

Номер регистрационной записи в реестре
СРОА «Межрегионпроект» г. Ижевск №009,
дата регистрации 27.08.2009

smnp.su

Номер регистрационной записи в реестре
СРОА Ассоциация «Инженерные изыскания
в строительстве» г. Москва №1873,
дата регистрации 19.11.2010



**ООО «СПЕЦИАЛИЗИРОВАННОЕ МОНТАЖНО-НАЛАДОЧНОЕ
ПРЕДПРИЯТИЕ ЖИЛИЩНО-КОММУНАЛЬНОГО
ХОЗЯЙСТВА УДМУРТСКОЙ РЕСПУБЛИКИ»**

Строительство централизованных сетей водоснабжения в г. Усолье

**Проект планировки территории
Основная часть проекта планировки территории.
Раздел 1. Графическая часть**

Обозначение: 23/2021-ПШТЛО1

Директор
Красакова Елена Владимировна
т: (3412) 78-05-06


Главный инженер
Соковикова Полина Викторовна
т: (3412) 51-13-07

426008, Удмуртская Республика, г. Ижевск,
ул. М. Горького, 17 а, офис 1

**ИЖЕВСК
2021**

Состав документации

Раздел 1	23/2021-ППТЛО1	Проект планировки территории. Основная часть проекта планировки территории. Графическая часть
Раздел 2	23/2021-ППТЛО2	Проект планировки территории. Основная часть проекта планировки территории. Положение о размещении линейных объектов
Раздел 3	23/2021-ППТЛО3	Проект планировки территории. Материалы по обоснованию проекта планировки территории. Графическая часть
Раздел 4	23/2021-ППТЛО4	Проект планировки территории Материалы по обоснованию проекта планировки территории. Пояснительная записка
Раздел 5	23/2021-ПМТ1	Проект межевания территории. Основная часть проекта межевания территории.
Раздел 6	23/2021-ПМТ2	Проект межевания территории. Материалы по обоснованию проекта межевания территории.

Взам. инв. №		Подп. и дата		23/2021-ППТЛО1-СД					
Изм.	Кол.уч.	Лист	№.док.	Подпись	Дата	Состав документации			
Составил	Кузнецов				08.21				
Инва. № подл.						Стадия	Лист	Листов	
						П		1	
						ООО «СМНП ЖКХ УР»			

Содержание

Чертеж красных линий, границ зон планируемого размещения линейного объекта М 1:1000 (10 листов)

4


Инв. № подл.	Подп. и дата	Взам. инв. №					Лист
			23/2021-ППТЛО-С				
Изм.	Кол.уч	Лист	№ док	Подпись	Дата		



Условные обозначения


- - границы территории, в отношении которой осуществляется подготовка проекта планировки
- границы зоны планируемого размещения линейного объекта
- *Проектируемый водопровод* - пояснительные надписи, содержащие информацию о видах линейных объектов
- - красные линии
- - - - - - линии отступа от красных линий

Схема расположения листов

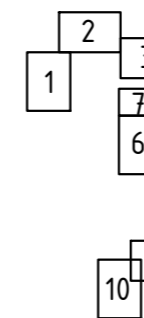


Изм.	Колуч.	Лист	№ док.	Подп.	Дата
Разработка	Кузнецов А.В.			<i>Ку</i>	08.21
Проверка	Свяжжина				08.21
ГИП	Свяжжина				08.21


23/2021-ППТ/01-Г					
Строительство централизованных сетей водоснабжения в г. Уsole					
Проект планировки территории, Основная часть проекта планировки территории			Стация	Лист	Листов
			П	1	10
Чертеж красных линий, границ зон планируемого размещения линейного объекта М 1:1000			ООО "СМП ЖКХ УР"		

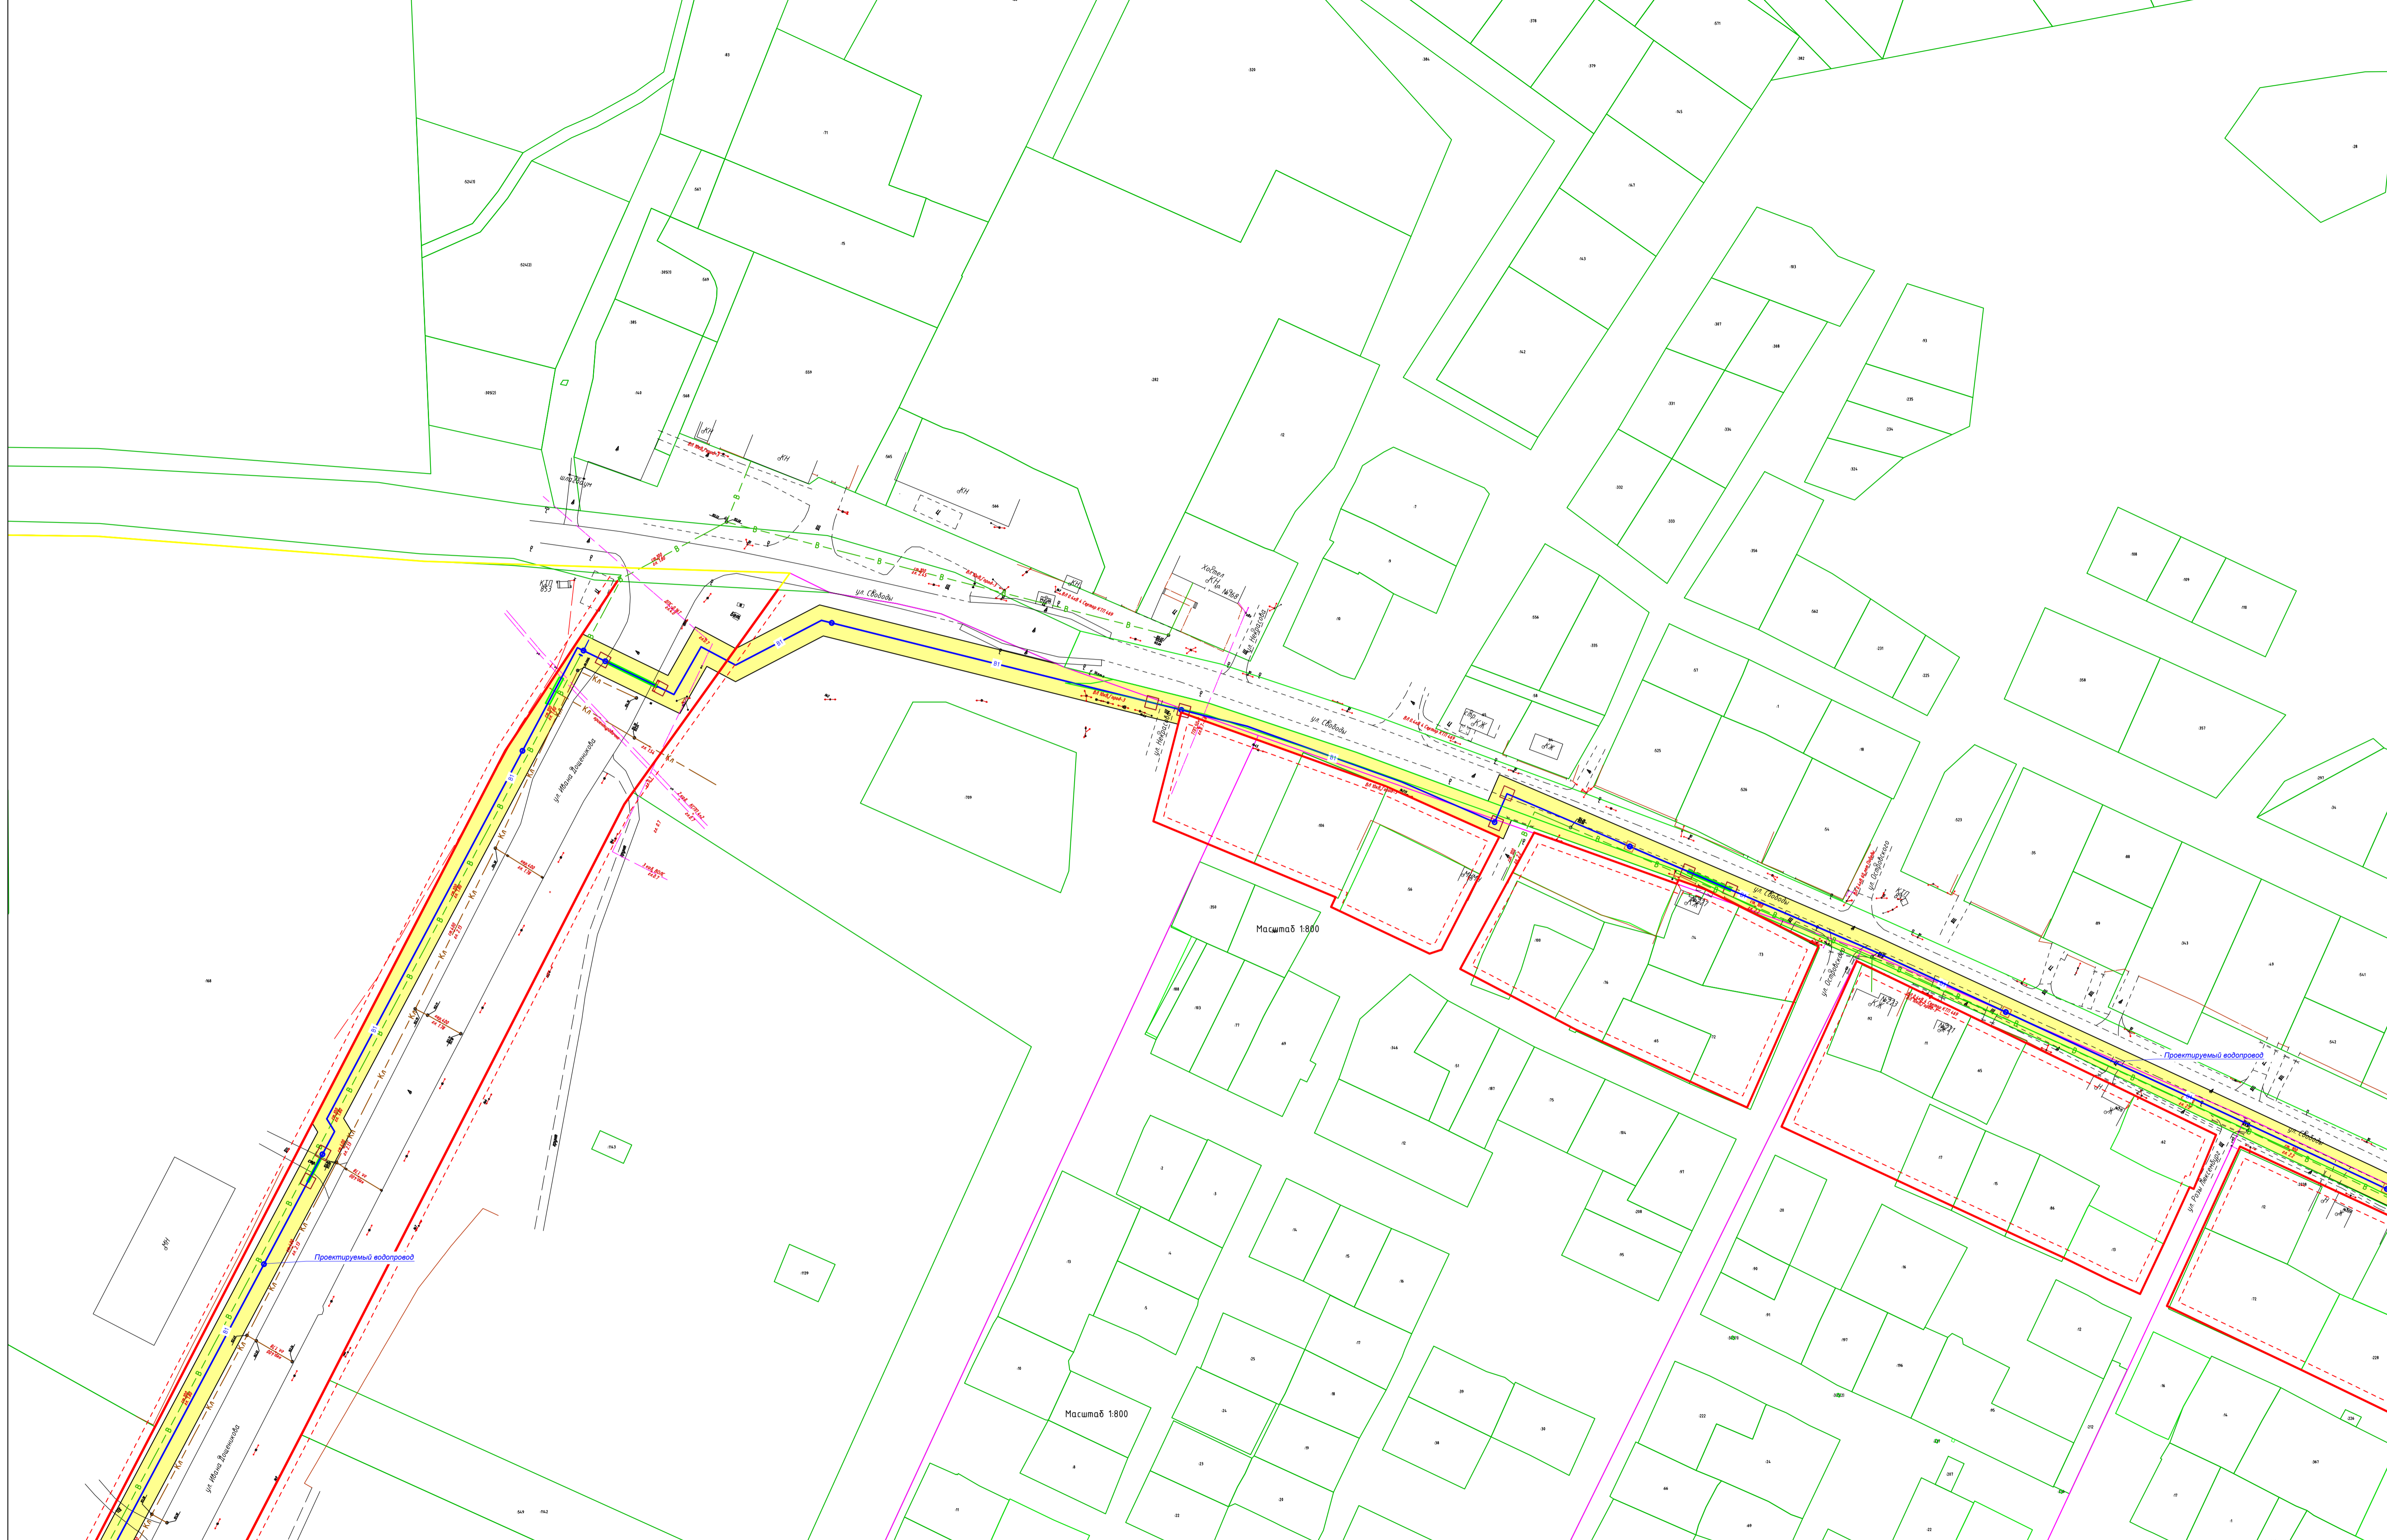


						23/2021-ПТ/01-Г				
						Строительство централизованных сетей водоснабжения в г. Усолье				
Изм.	Колуч.	Лист	№ док.	Подп.	Дата	Проект планировки территории. Основная часть проекта планировки территории	Стация	Лист	Листов	
	Разработал		Киреев А.В.	<i>[Signature]</i>	08.21		П	2		
	Проверил		Сляжкина		08.21					
						Чертеж красных линий, гранич зон планируемого размещения линейного объекта М 1:1000	ООО "СМНП ЖКХ УР"			
						ГИП	Сляжкина		08.21	Формат

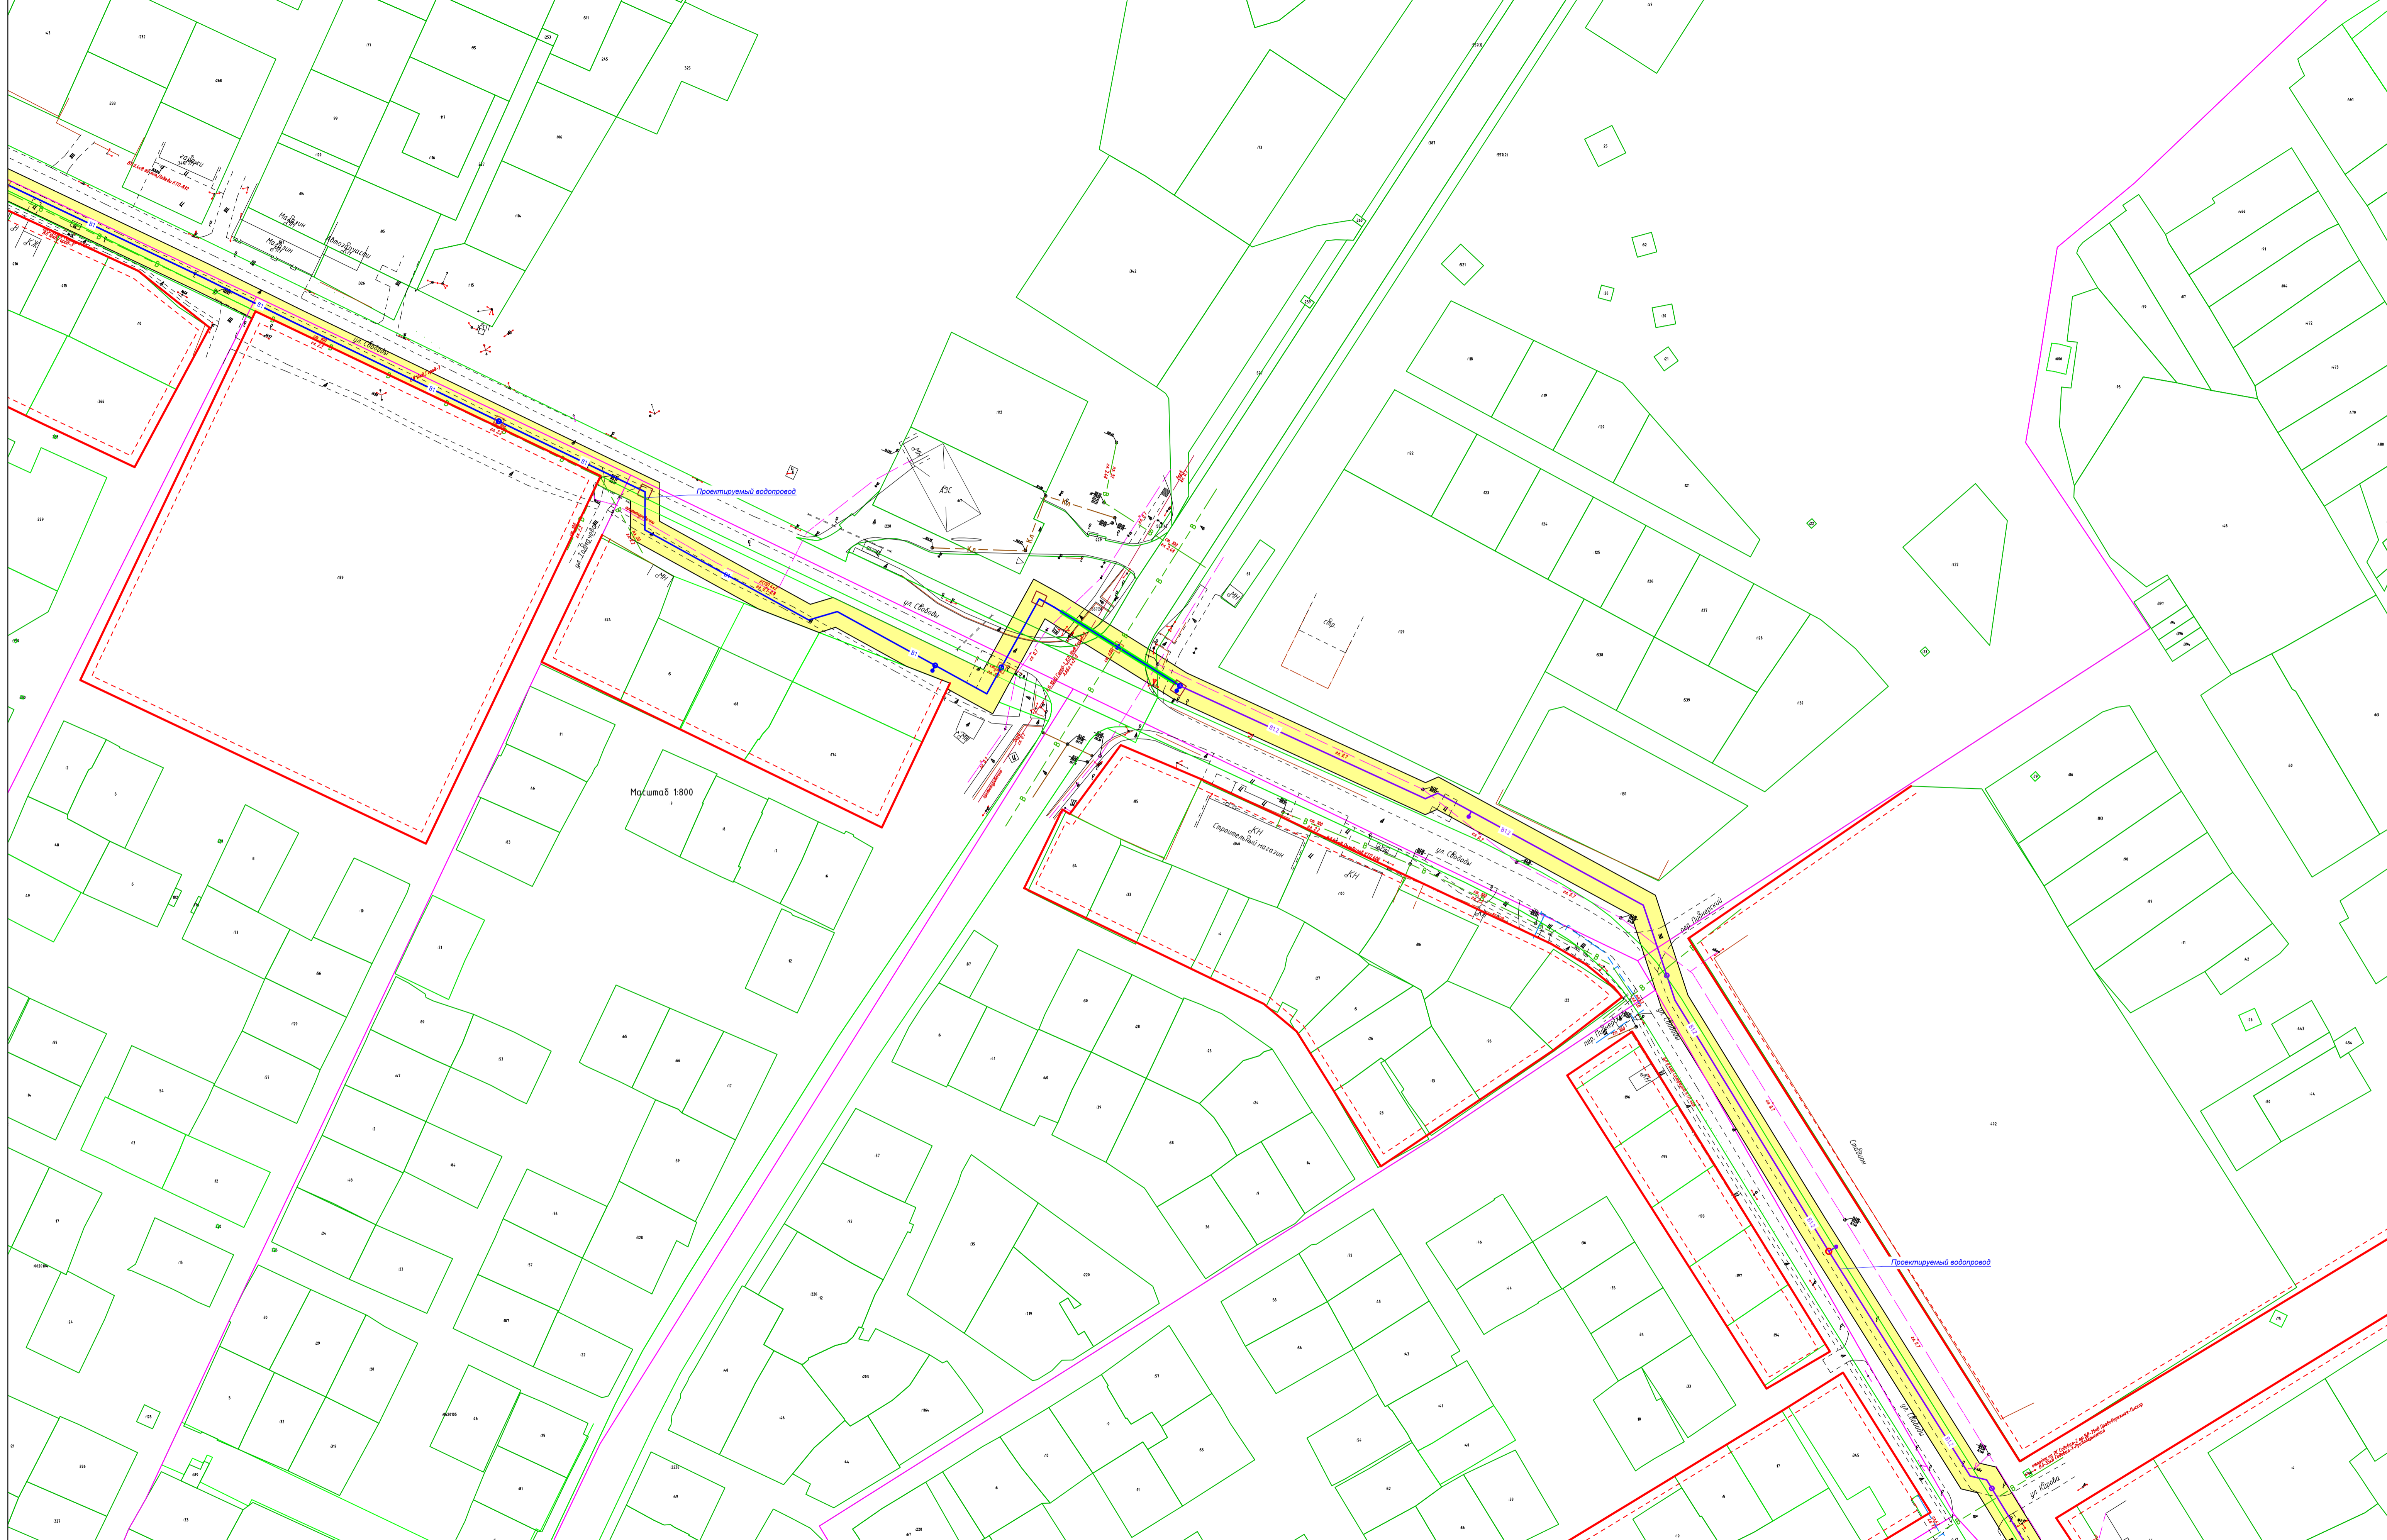

23/2021-ПТ/01-Г					
Строительство централизованных сетей водоснабжения в г. Усолье					
Изм.	Колуч.	Лист	№ док.	Подп.	Дата
Разработал	Киреев А.В.			<i>Киреев</i>	08.21
Проверил	Сляжкина				08.21
Проект планировки территории. Основная часть проекта планировки территории					Студия Лист Листов
Чертеж красных линий, границ зон планируемого размещения линейного объекта М 1:800					П 3
ООО "СМП ЖКХ УР"					Формат

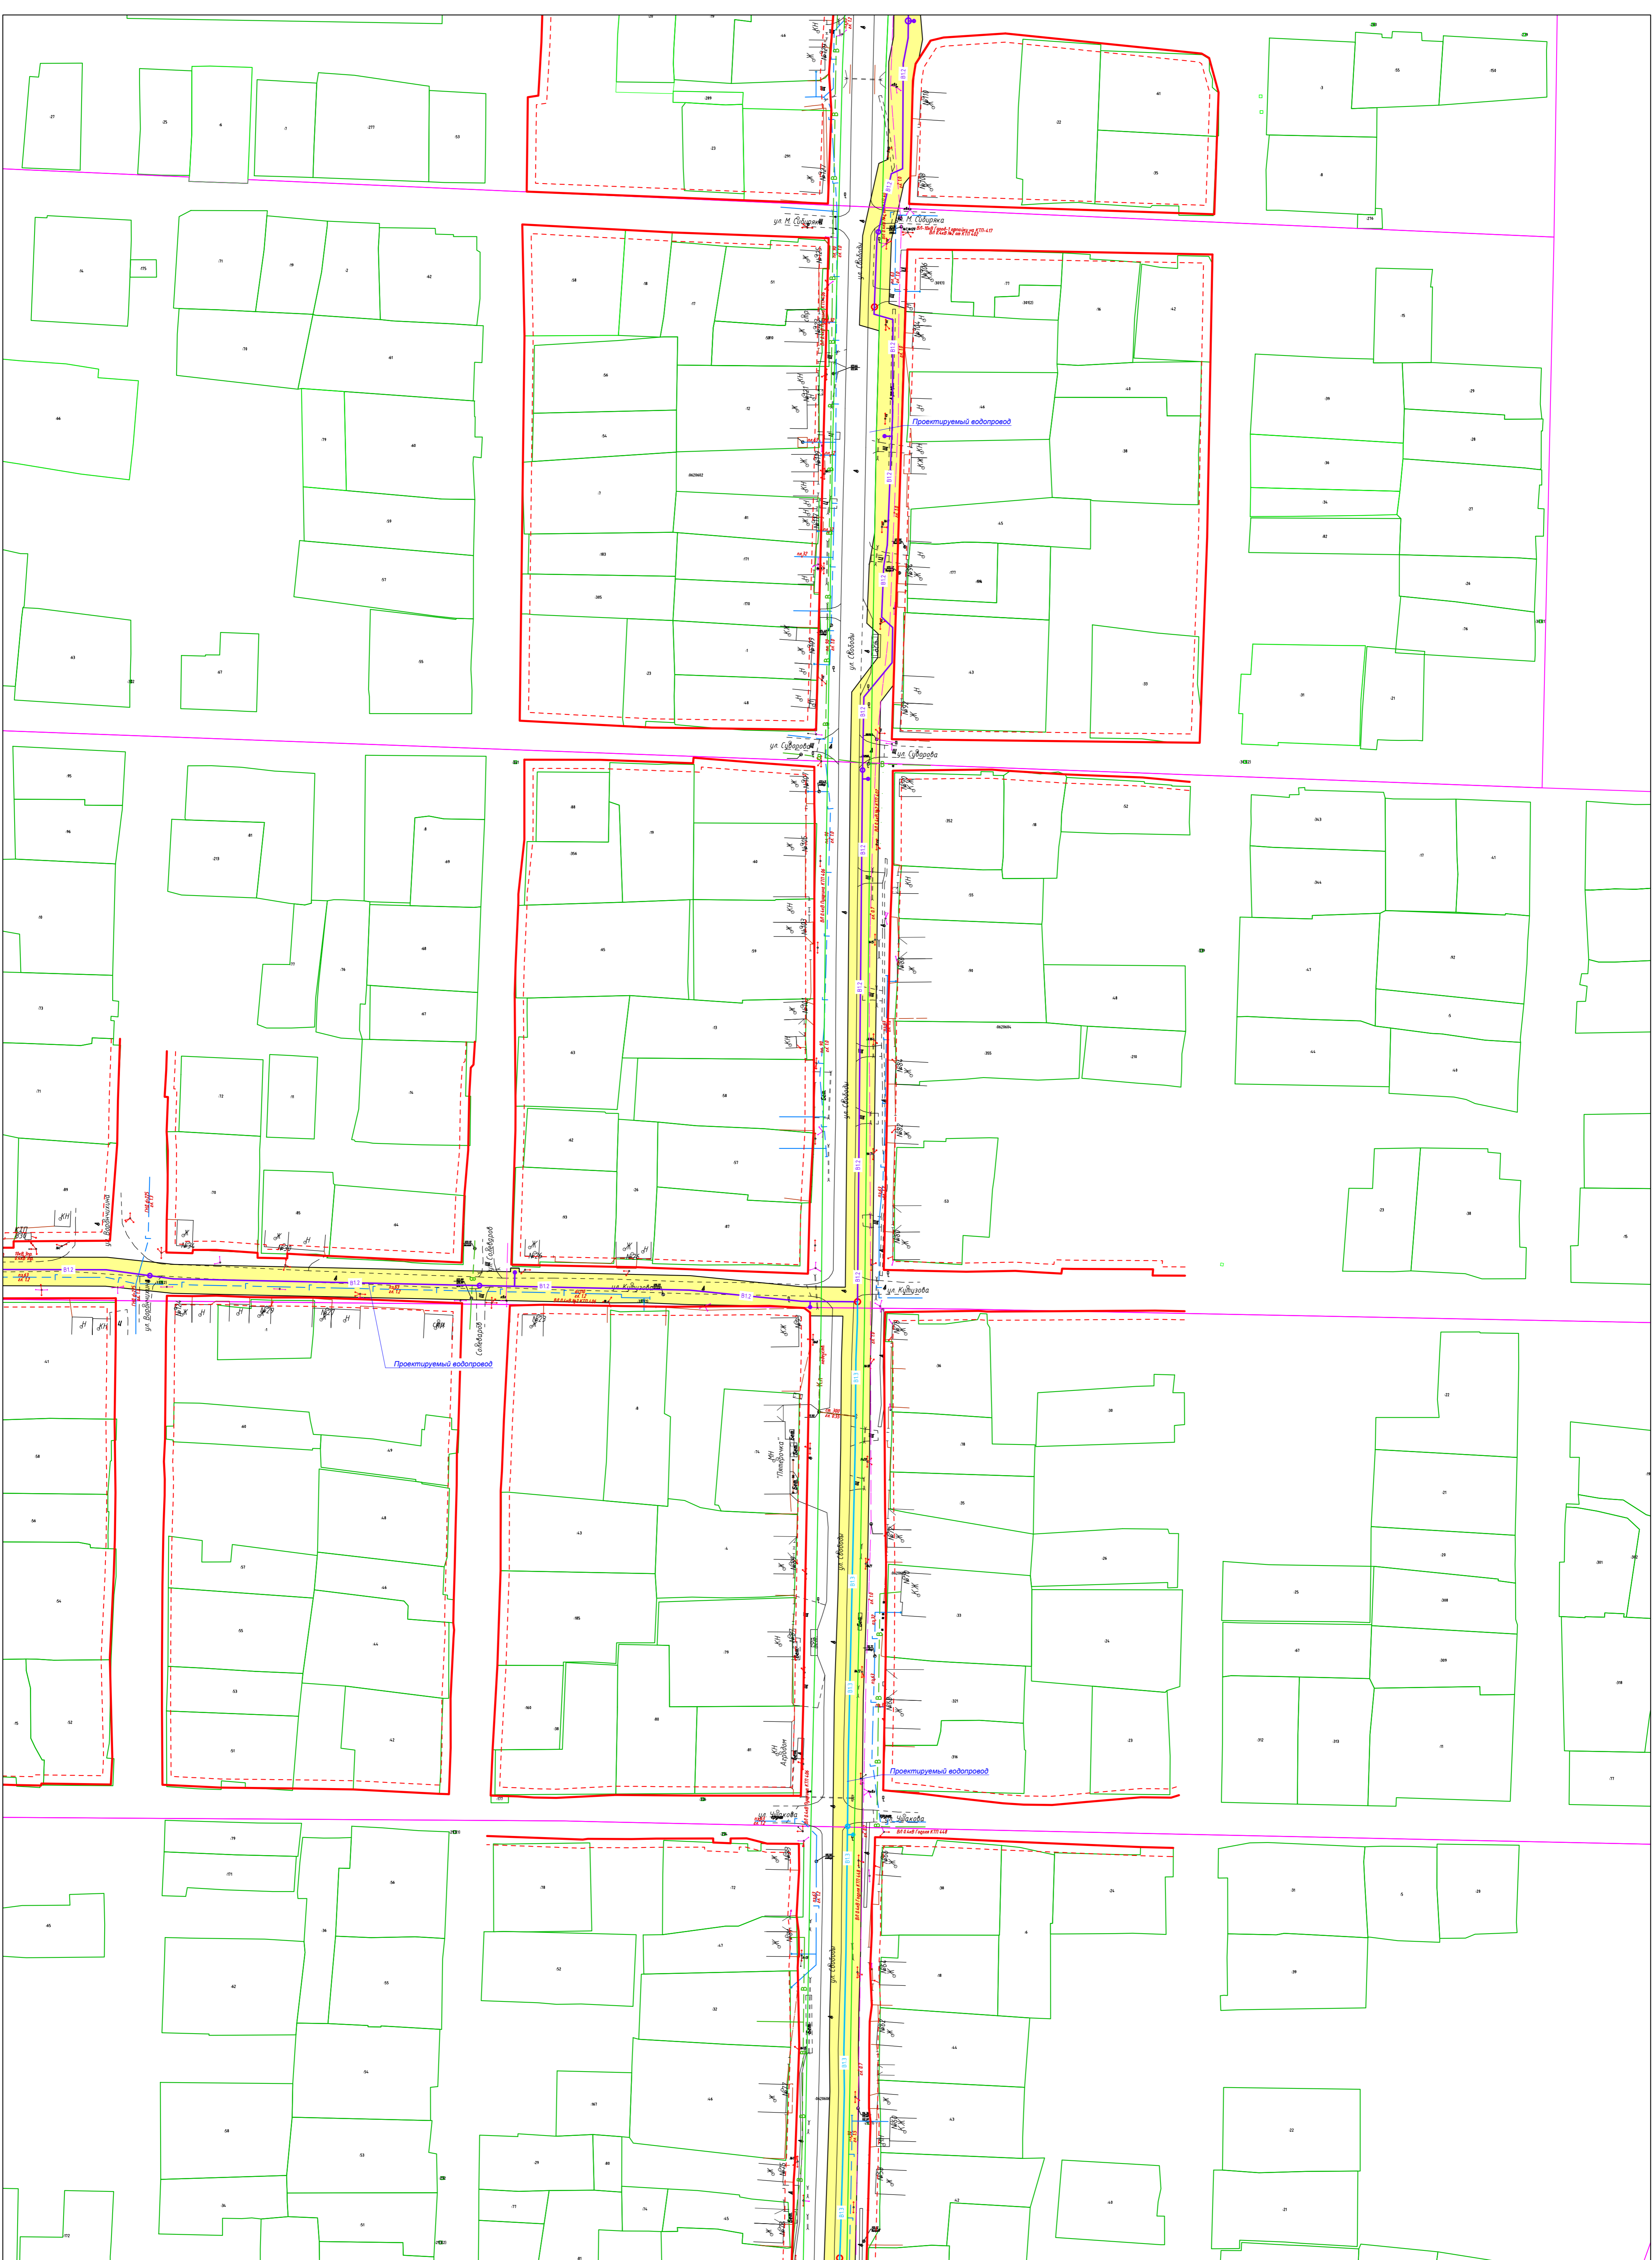

						23/2021-ПТЛ01-Г			
						Строительство централизованных сетей водоснабжения в г. Усолье			
Изм.	Колуч.	Лист	№ док.	Подп.	Дата	Проект планировки территории. Основная часть проекта планировки территории	Стадия	Лист	Листов
							П	5	
						Чертеж красных линий, границ зон планируемого размещения линейного объекта М 1:1000			
						ООО "СМП ЖКХ УР"			

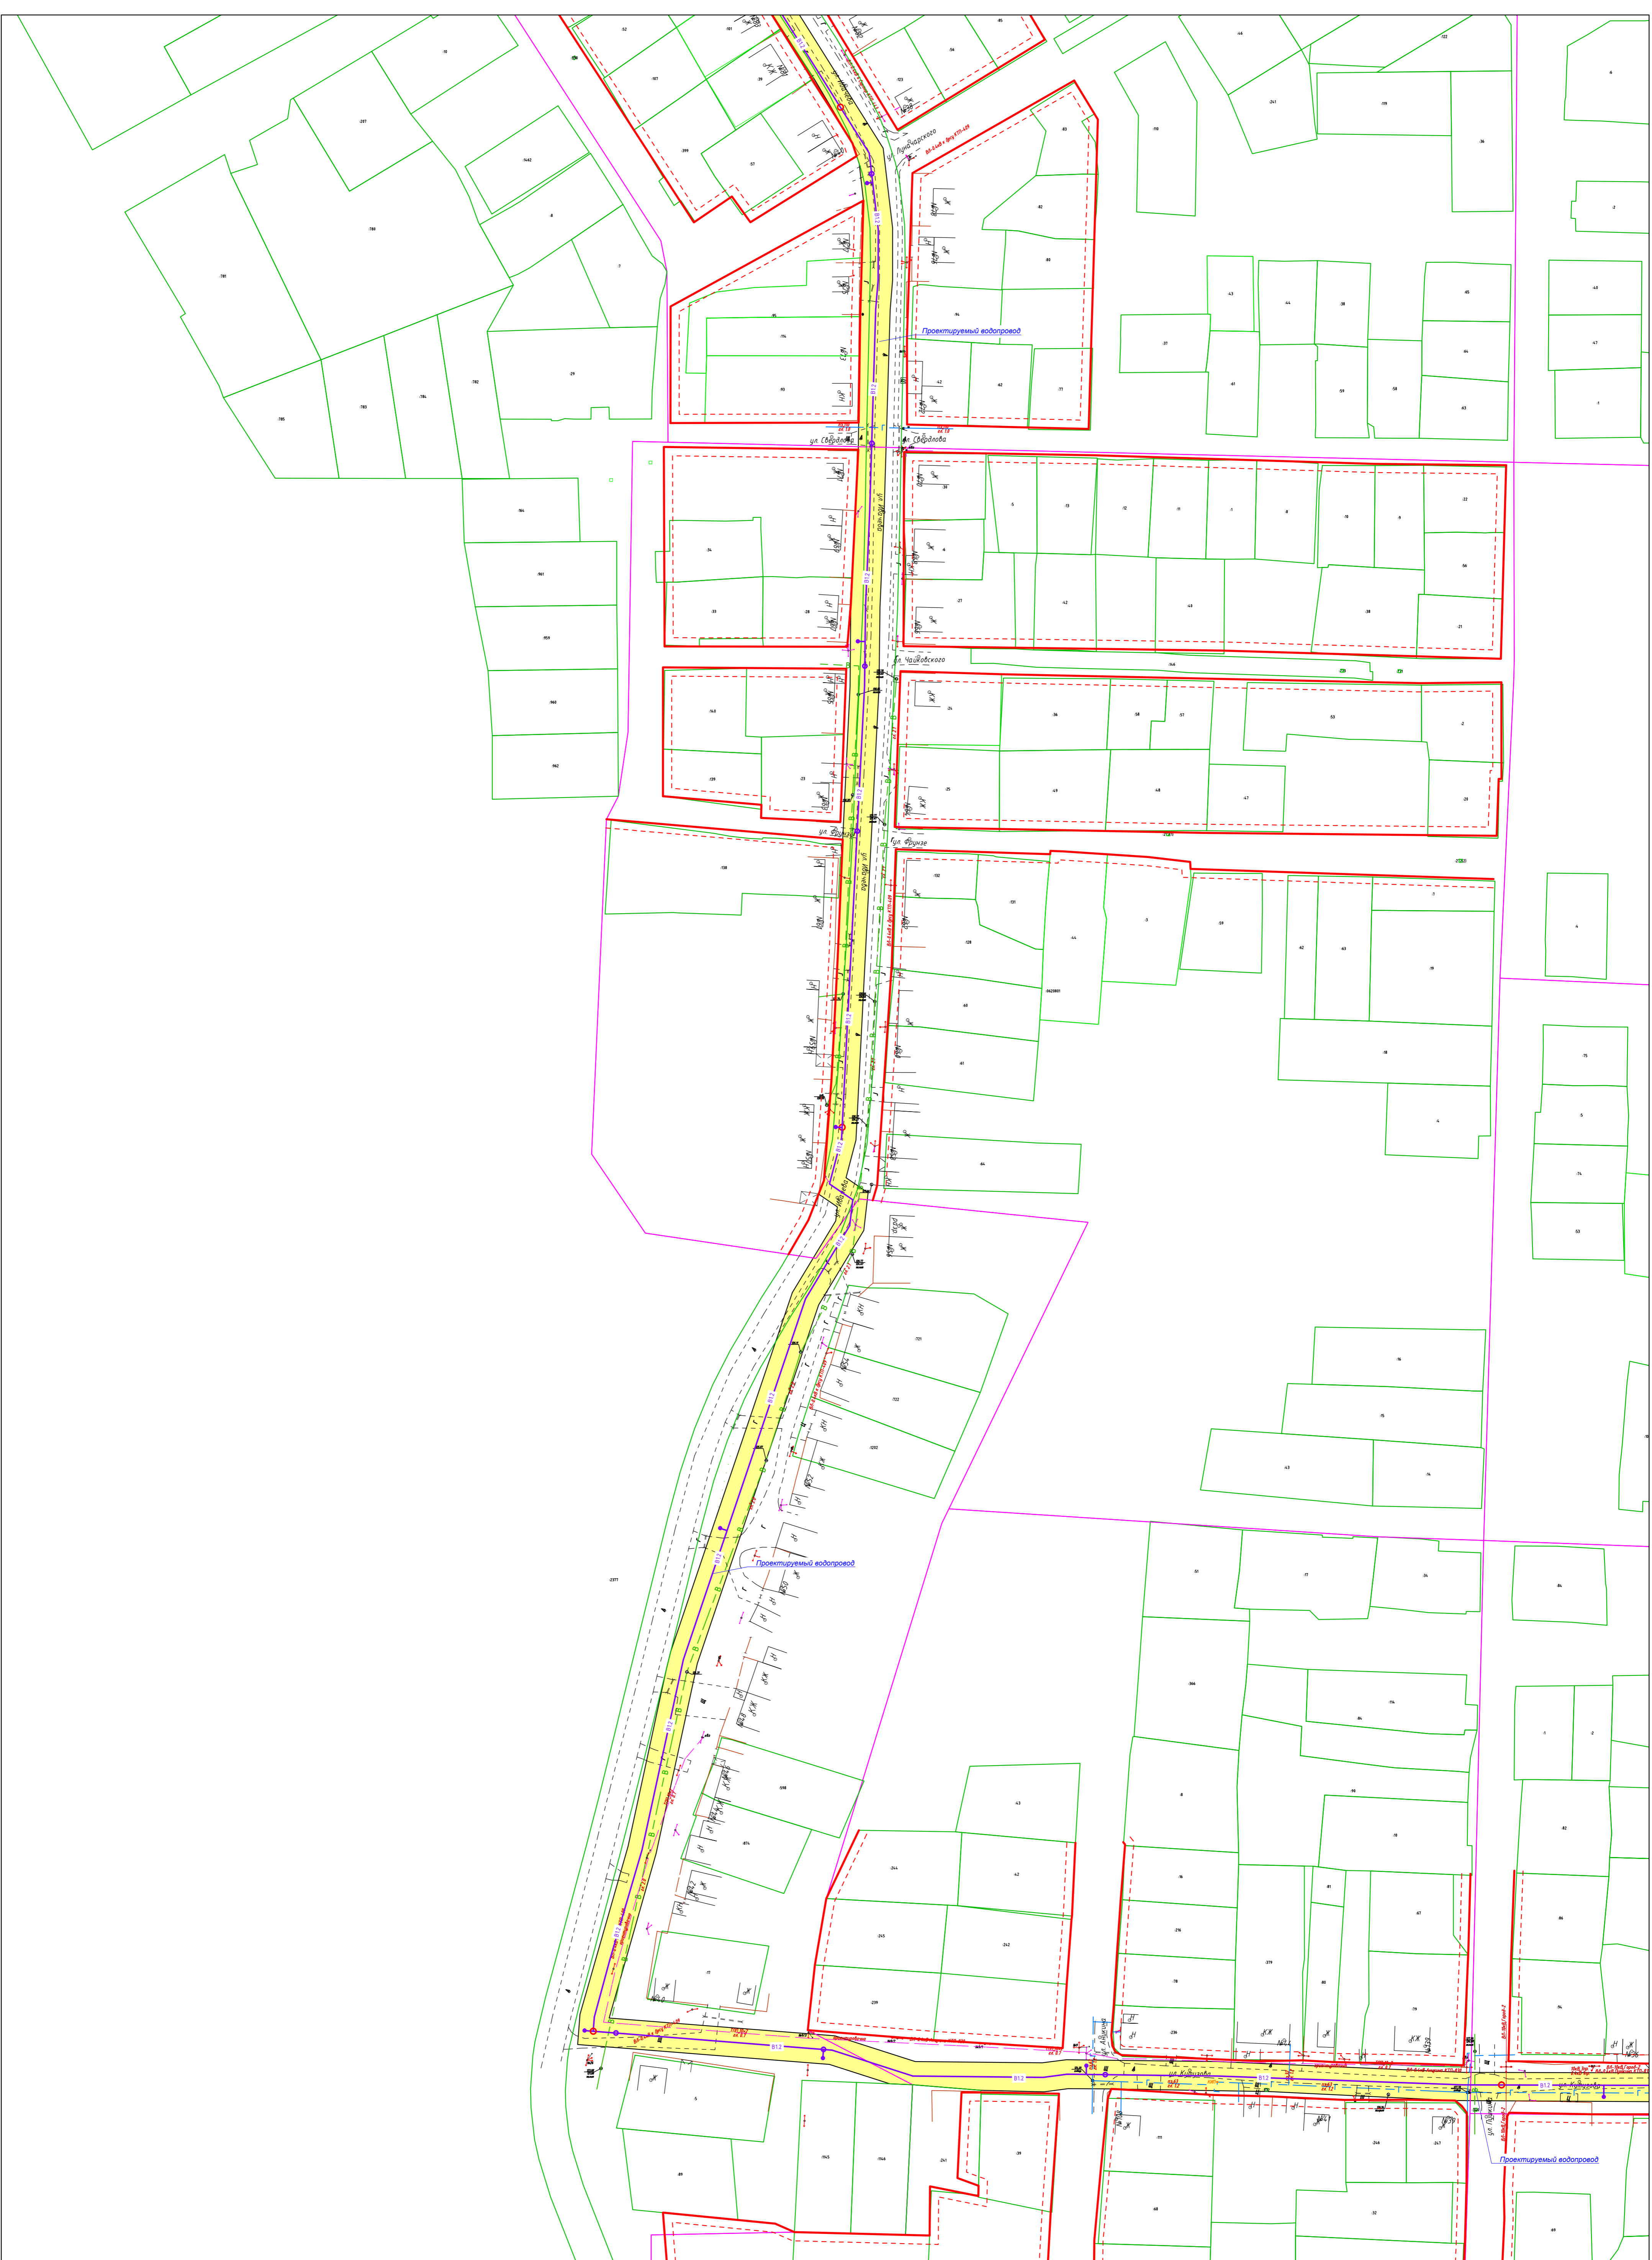

23/2021-ППТ/01-Г

Строительство централизованных сетей водоснабжения в г. Усолье


Изм.	Колуч.	Лист	№ док.	Подп.	Дата
Разработал	Кузнецов А.В.			<i>Кузнецов</i>	08.21
Проверил	Свяжжина				08.21
ГМП	Свяжжина				08.21

Проект планировки территории.
Основная часть проекта планировки территории

Стадия	Лист	Листов
П	6	

Чертеж красных линий, границ зон планируемого размещения линейного объекта М 1:1000

ООО "СМП ЖКХ УР"

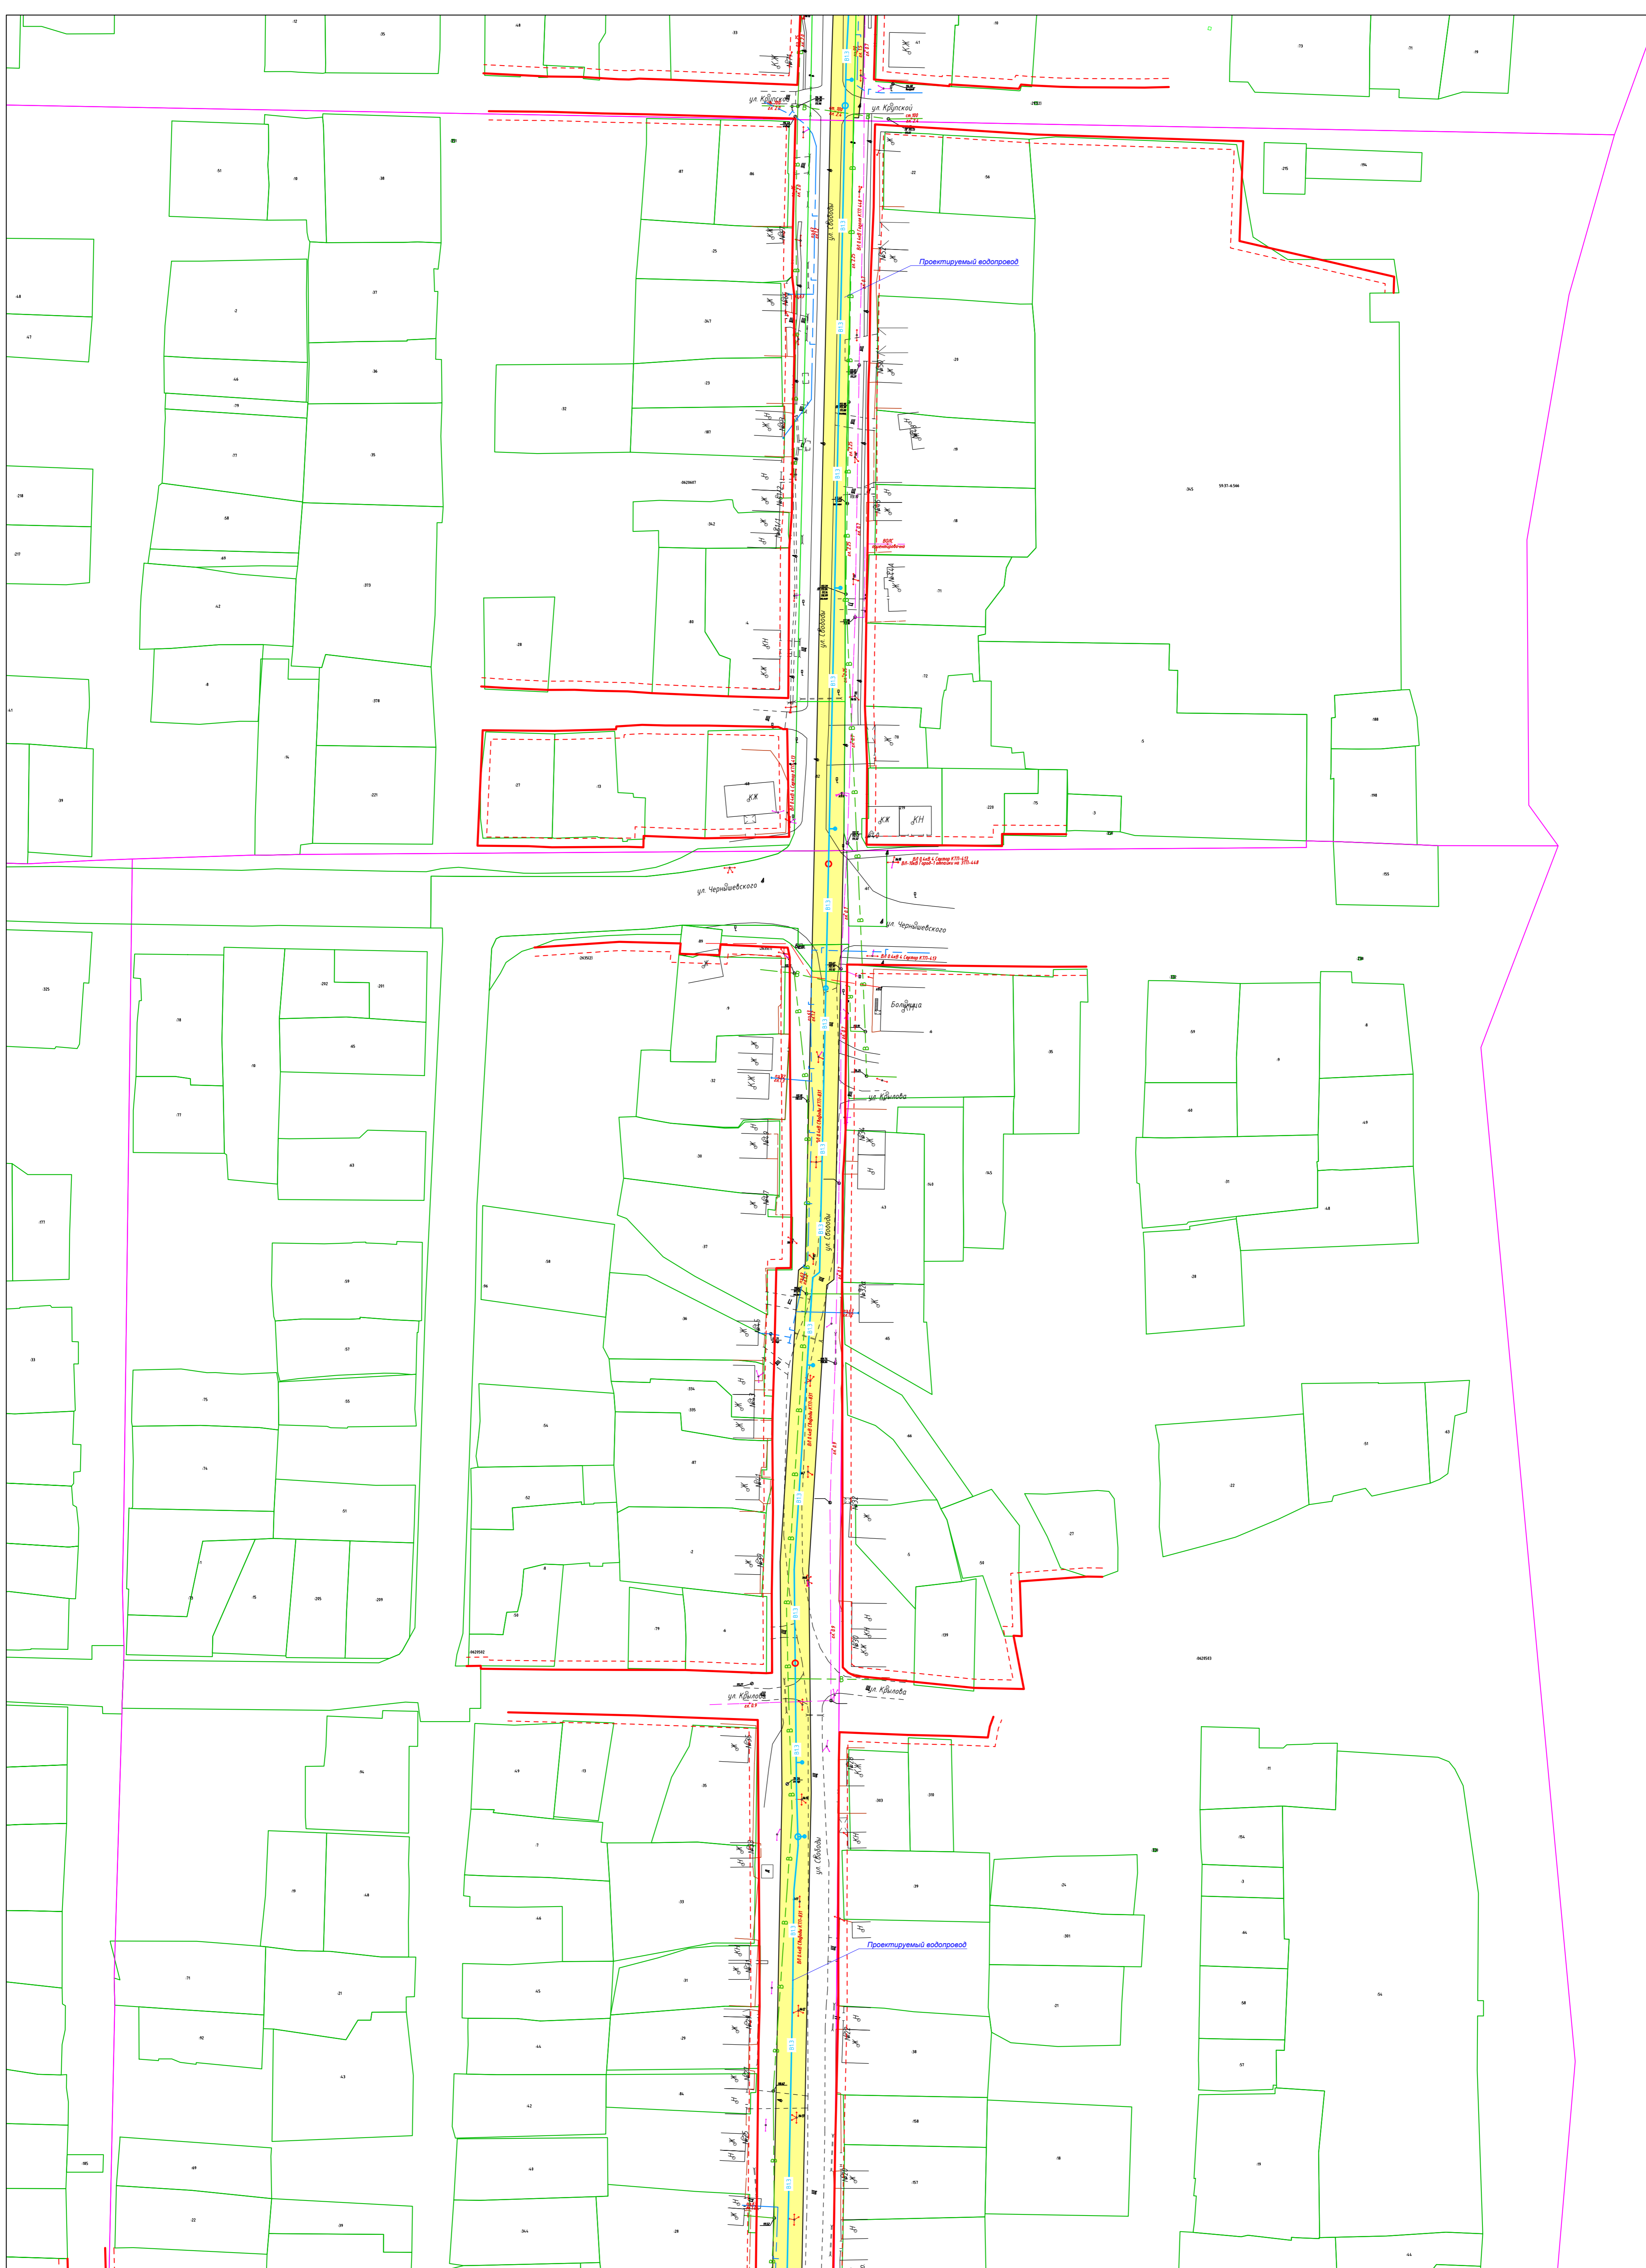

23/2021-ППТ/01-Г

Строительство централизованных сетей водоснабжения в г. Усолье


Изм.	Колуч.	Лист	N док.	Подп.	Дата
	Разработал	Кузнецов	А.В.	<i>Кузнецов</i>	08.21
	Проверил	Слежжина			08.21
	ГИП	Слежжина			08.21

Проект планировки территории.
Основная часть проекта планировки территории


Стадия	Лист	Листов
П	8	

Чертеж красных линий, границ зон планируемого размещения линейного объекта М 1:1000

ООО "СМП ЖКХ УР"

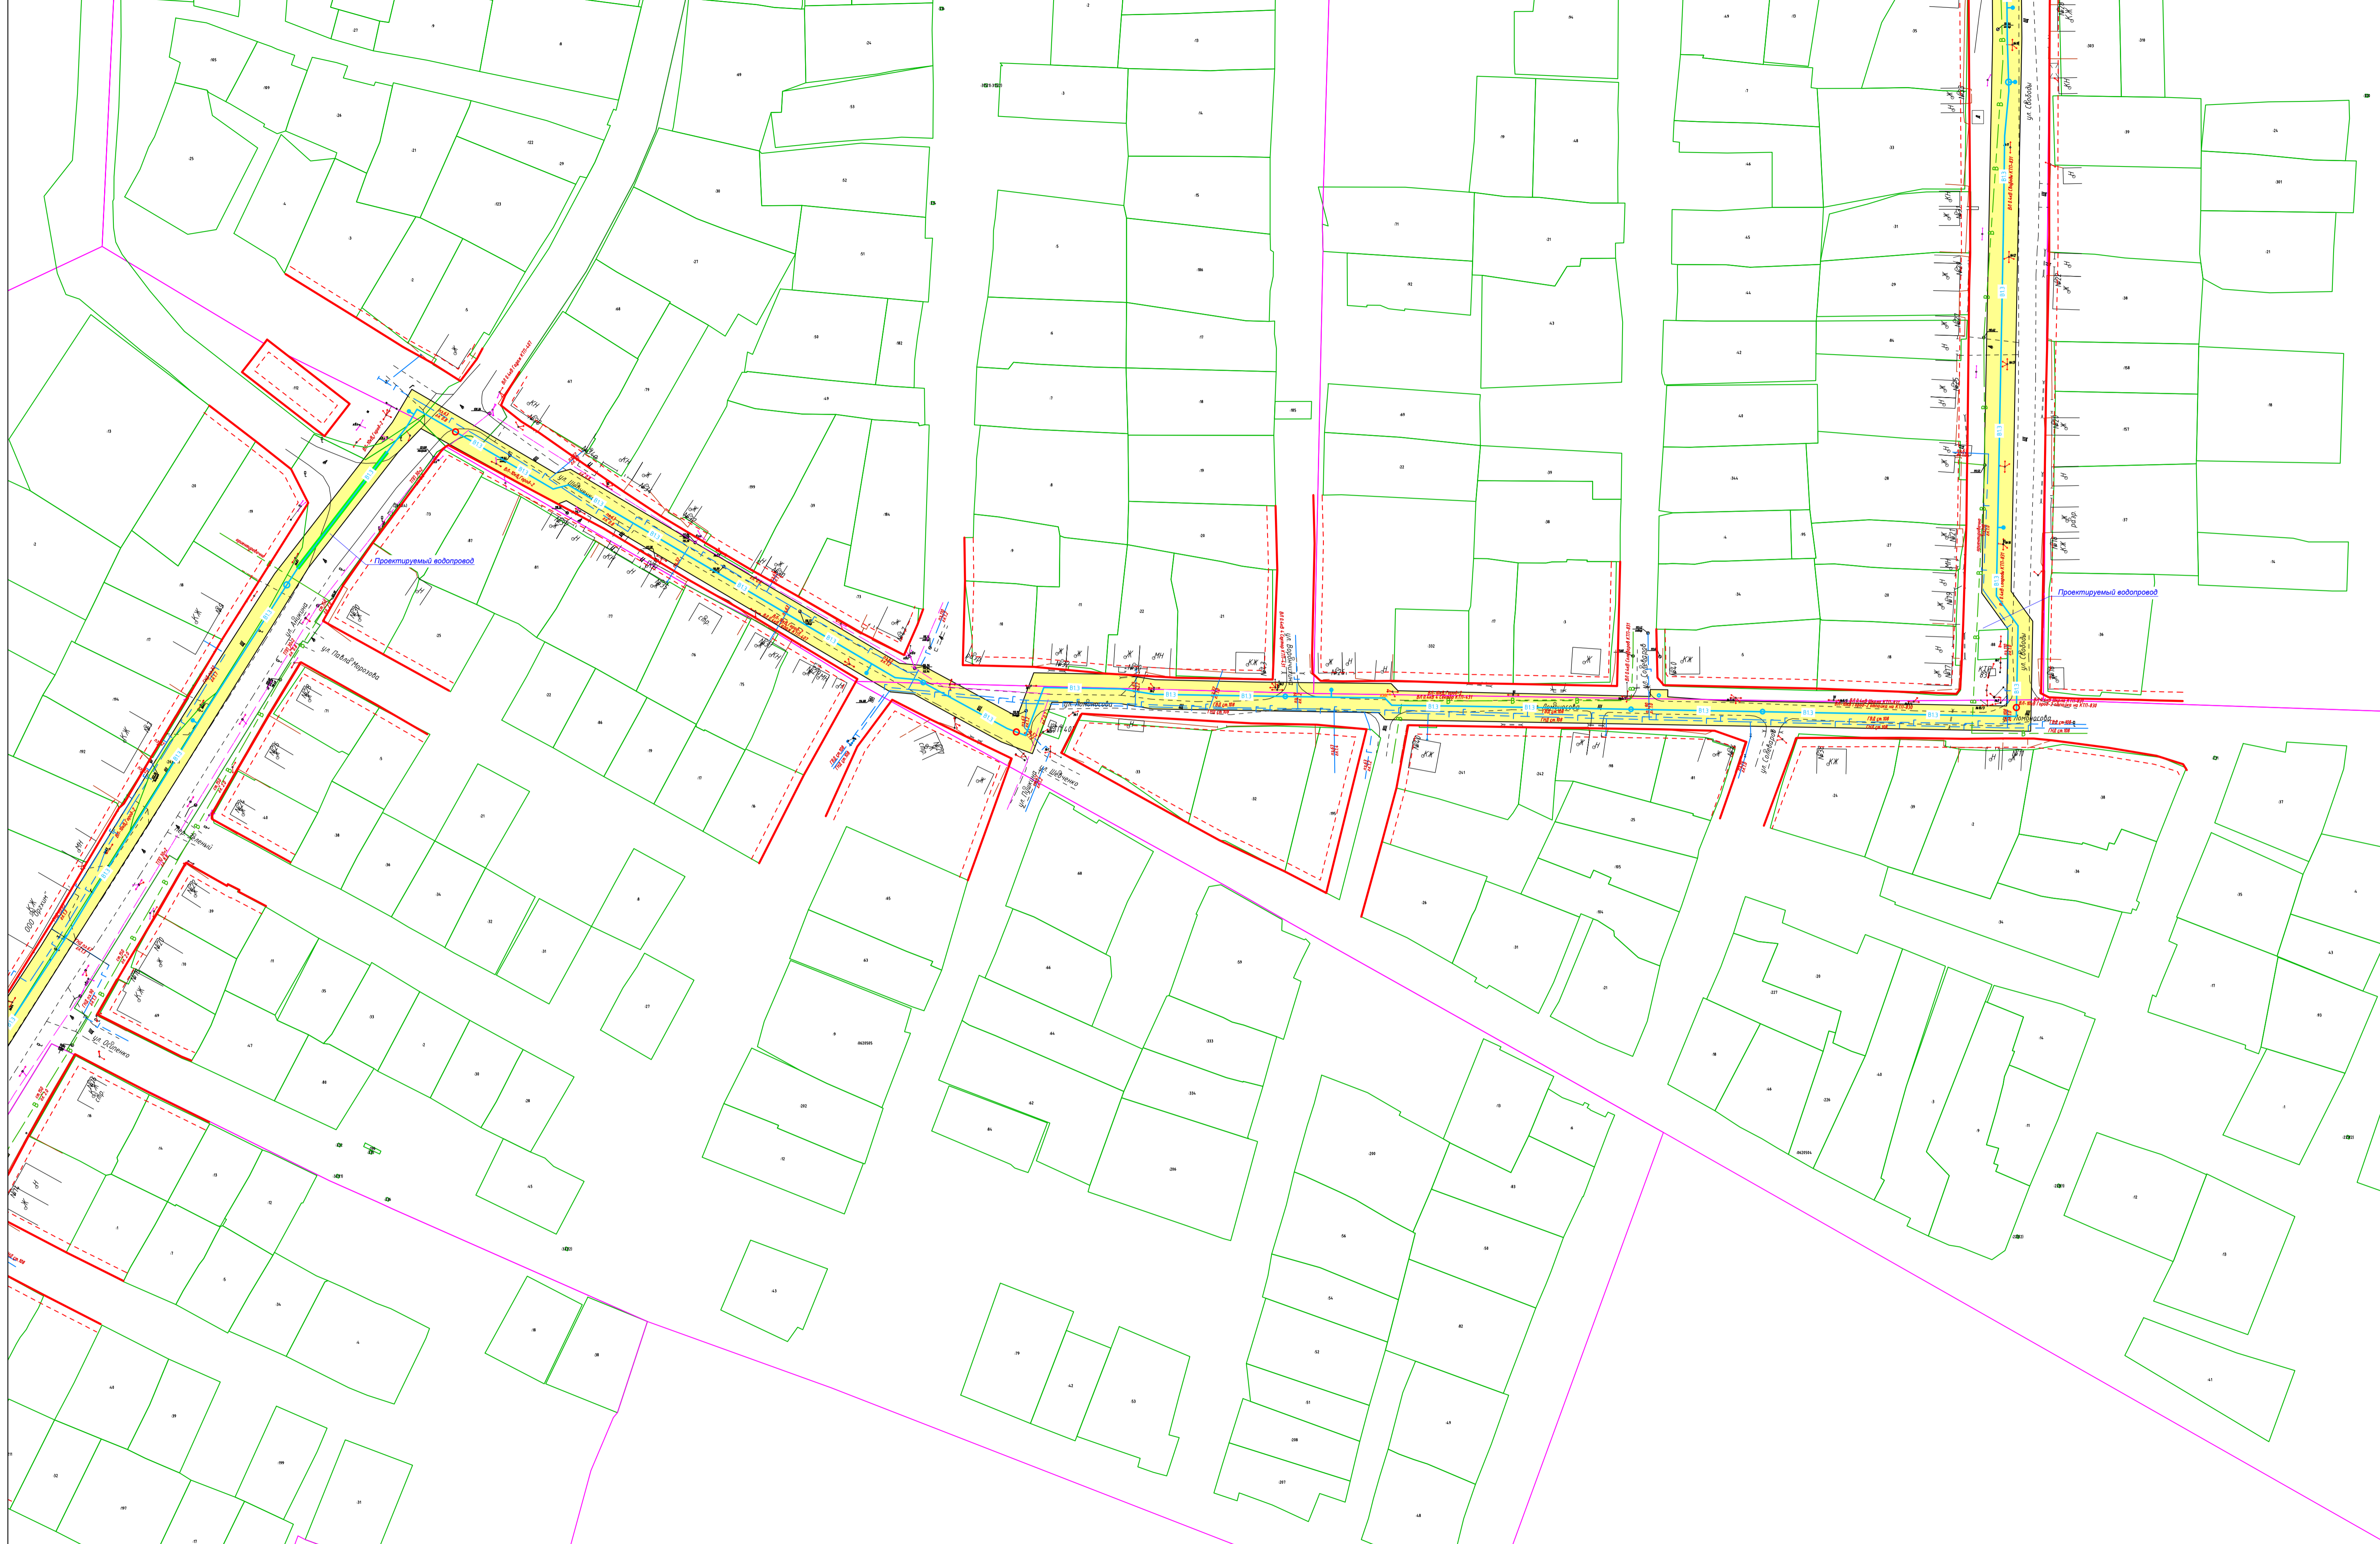

						23/2021-ПТ/01-Г				
						Строительство централизованных сетей водоснабжения в г. Усолье				
Изм.	Колуч.	Лист	№ док.	Подп.	Дата	Проект планировки территории. Основная часть проекта планировки территории	Стация	Лист	Листов	
	Разработал		Киреев А.В.	<i>Киреев</i>	08.21		П	9		
	Проверил		Свяжкина		08.21					
						ГИП	Свяжкина		08.21	Чертеж красных линий, границы зон планируемого размещения линейного объекта М 1:1000
									ООО "СМП ЖКХ УР"	

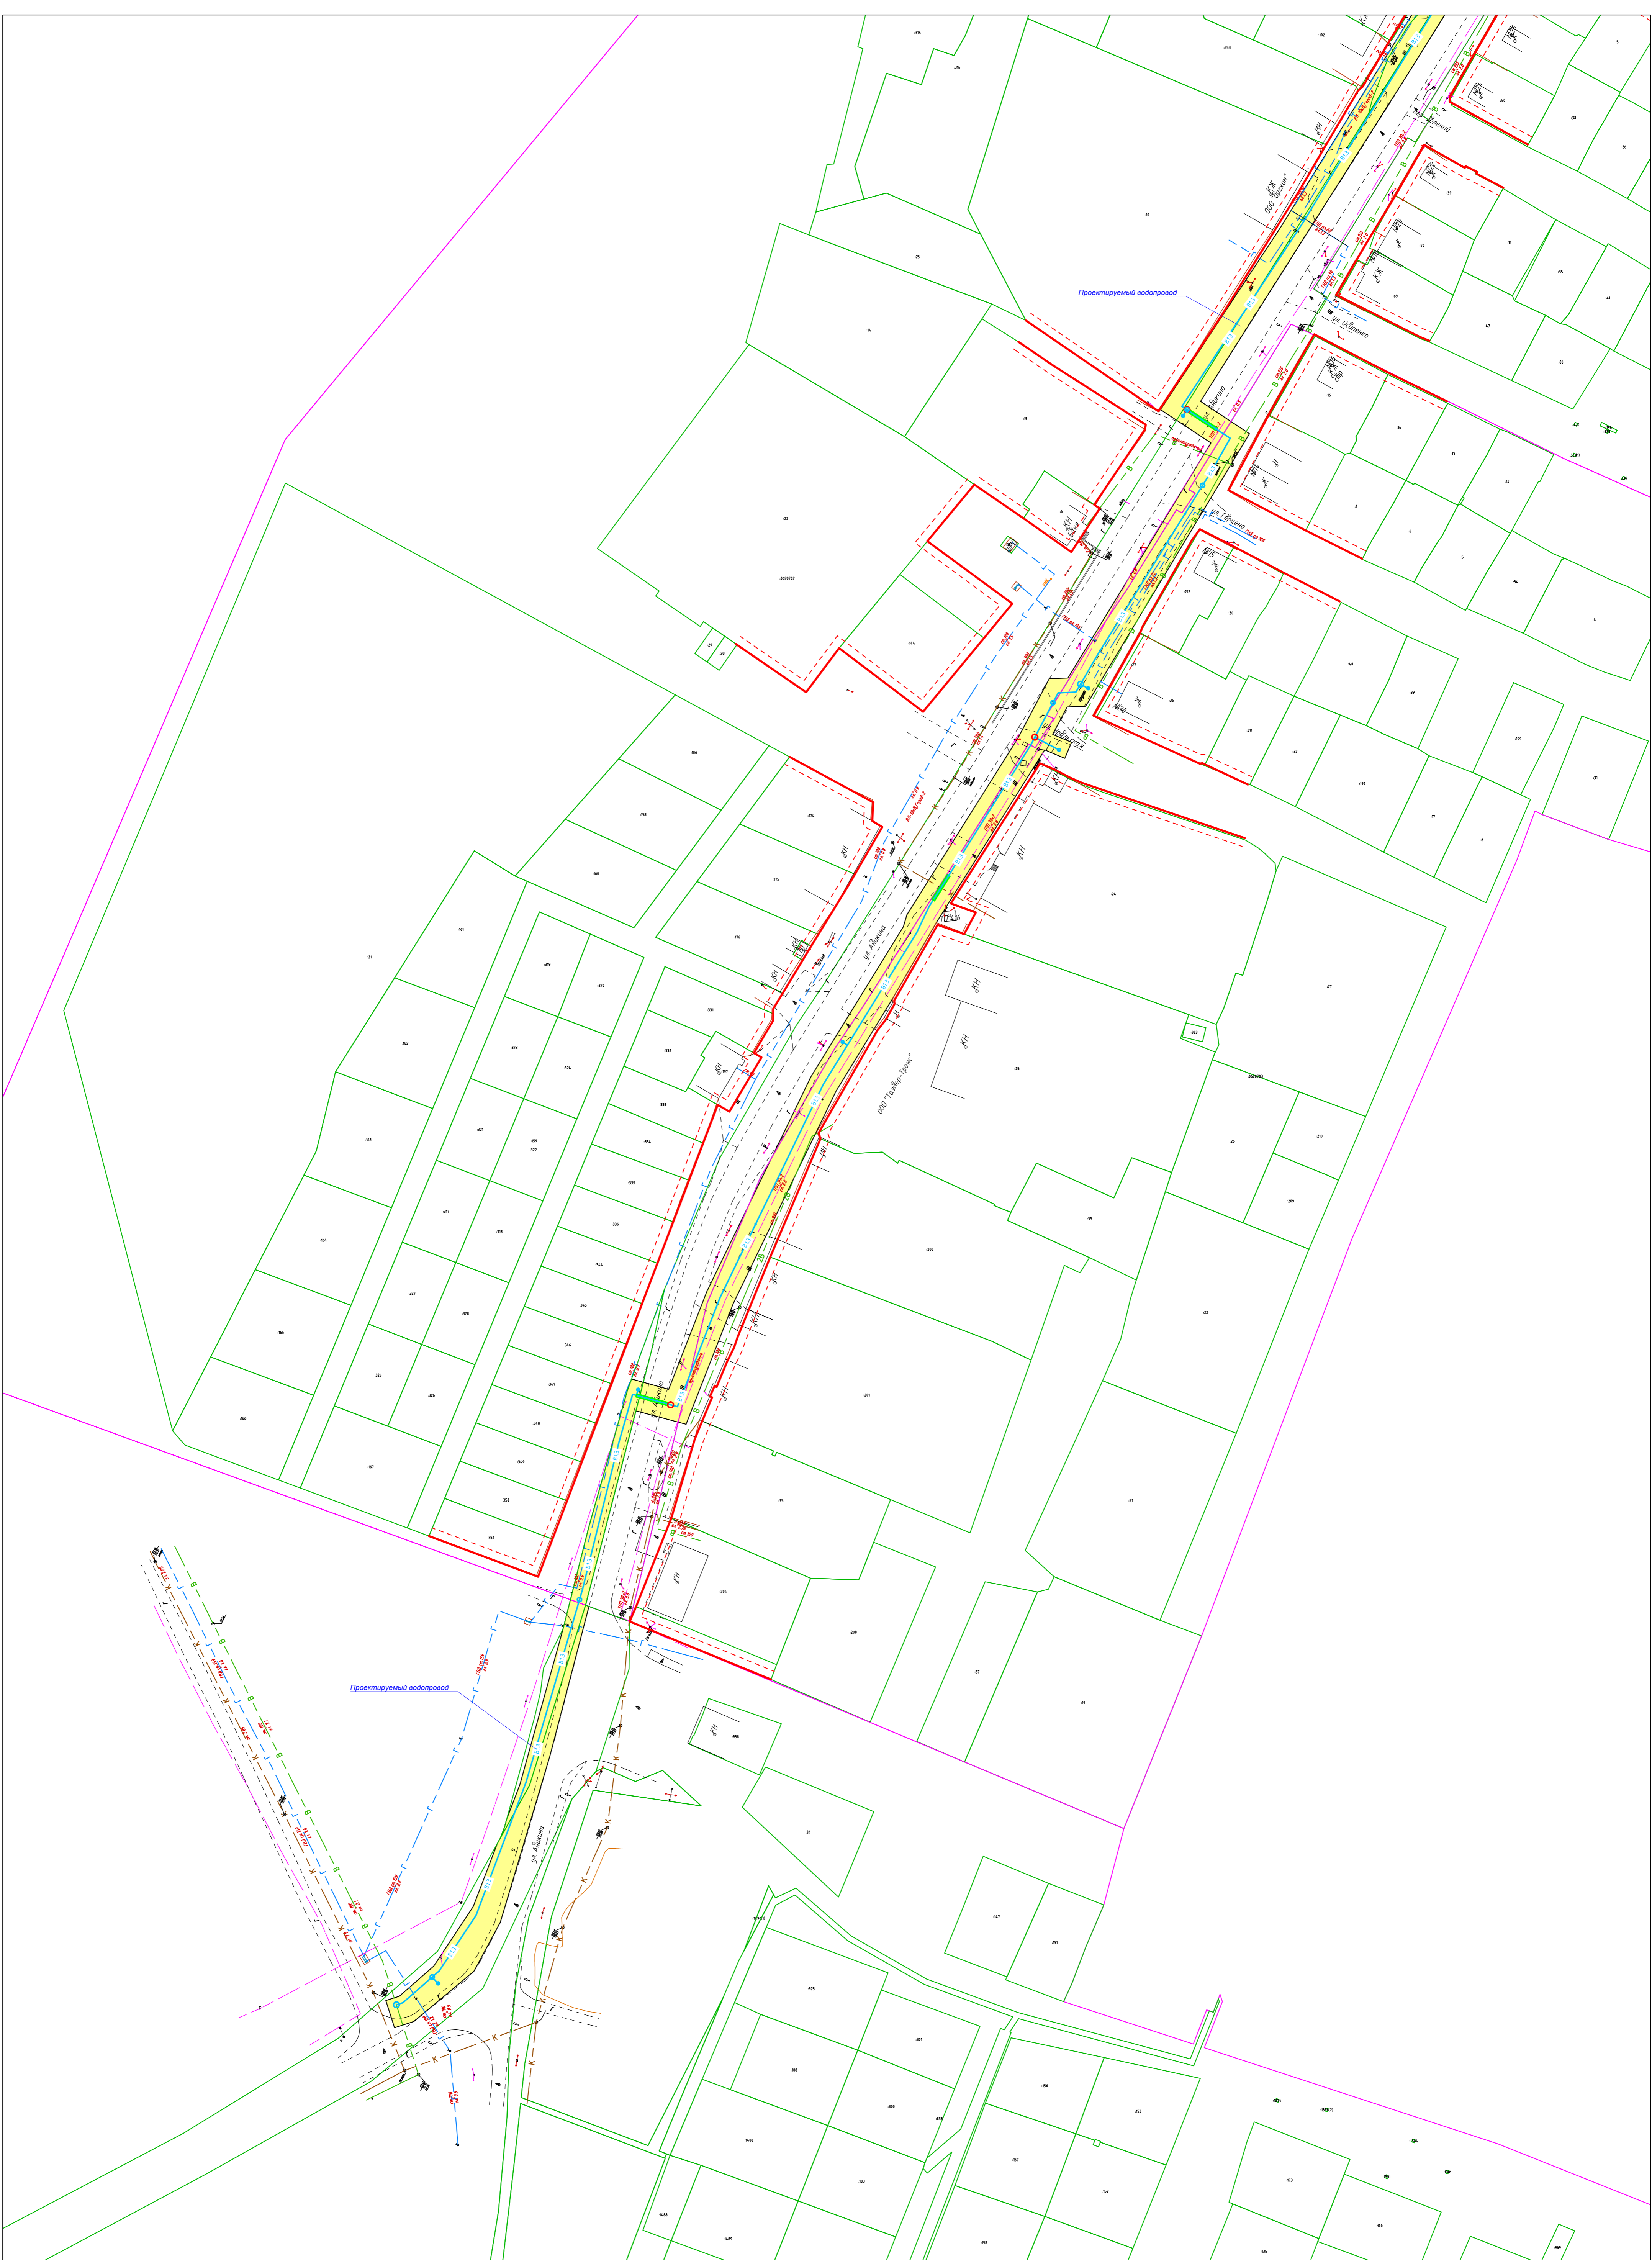

						23/2021-ПТЛ01-Г			
						Строительство централизованных сетей водоснабжения в г. Усолье			
Изм.	Колуч.	Лист	№ док.	Подп.	Дата	Проект планировки территории. Основная часть проекта планировки территории	Стация	Лист	Листов
							П	10	
						Чертеж красных линий, границ зон планируемого размещения линейного объекта М 1:1000	ООО "СМП ЖКХ УР"		
ГМП		Служкина			08.21				